


SO101 – ÚSEK A

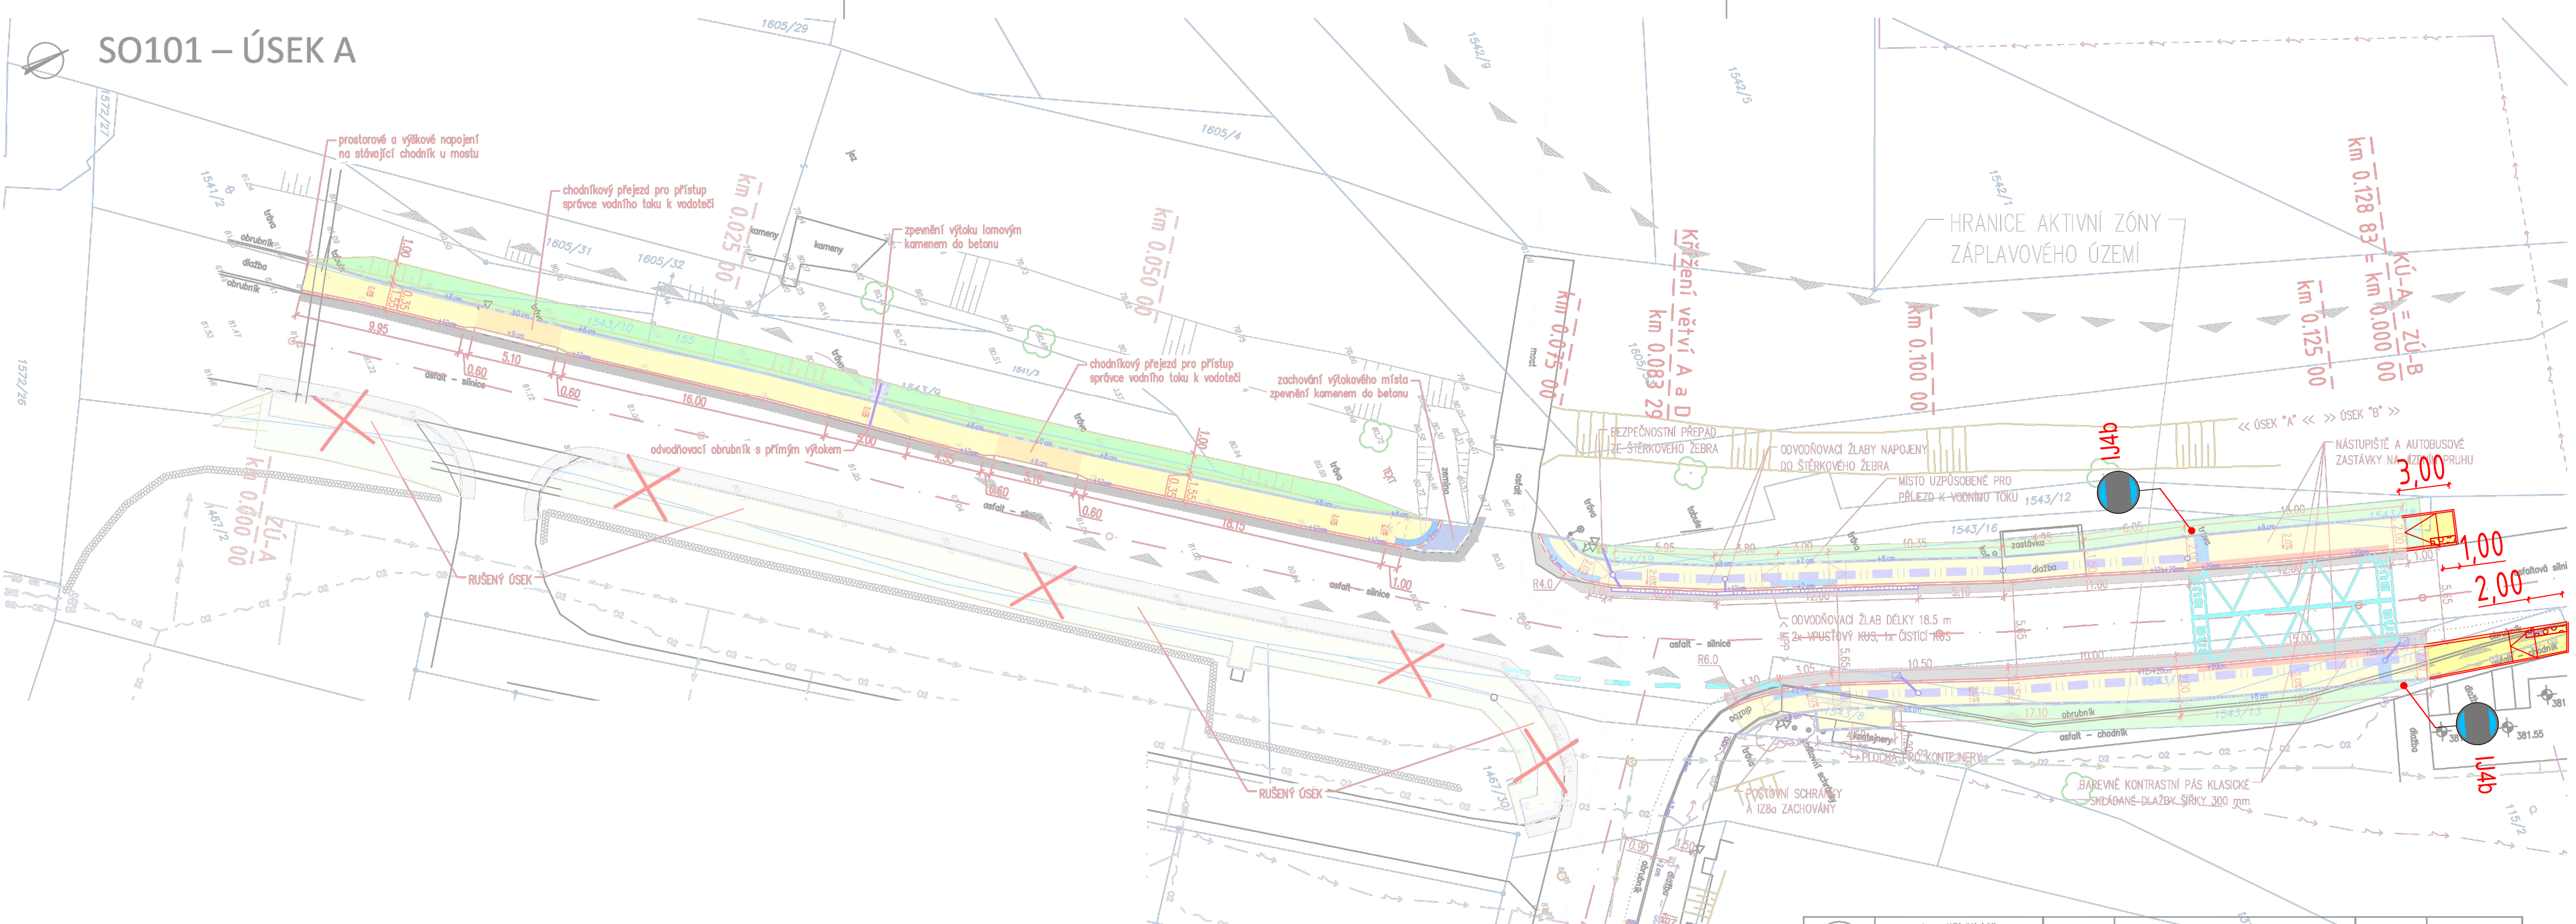

POPIS TECHNICKÉHO ŘEŠENÍ

- nově budou uloženy betonové obruby, příčný sklon povrchu bude do 2 %
- dle potřeby bude oprava asfaltová vozovky v šířce cca. 0.75 m
- součástí bude obnova stávajících připojení až na hranici soukromých sousedících pozemků (sjezdů k pozemkům)
- nástupiště BUS délky 12.0 m
- stavba chodníku přeruší odvodnění vozovky do okolní zeleně. Z tohoto důvodu je navrženo umístění odvodňovacích prvků (uličních vpustí, odvodňovacích žlabů a odvodňovacích obrubníků), které budou zachycenou srážkovou vodu odvádět do nově zřízeného vsakovacího žebra. To bude umístěno pod těleso nového chodníkového tělesa.

- LEGENDA:**
- VOZOVKA, oprava dle potřeby – asfaltový beton
 - CHODNÍK – skladebná dlažba 60 mm
 - CHODNÍKOVÝ PŘEJEZD – skladebná dlažba 80 mm
 - PRVKY PRO NEVIDOMÉ – skladebná dl. pro nevidomé/skladebná dl. kontrastní
 - ZELENĚ – tráva
 - BETONOVÁ OBRUBA tl. 120–150/BETONOVÁ OBRUBA PŘEJEZDOVÁ tl. 150
 - BETONOVÁ OBRUBA tl. 120–150 – přechodové kusy
 - ODVODŇOVACÍ OBRUBA tl. 120–150
 - BETONOVÁ OBRUBA tl. 100
 - VSAKOVACÍ ŽEBRO
 - PLASTOVÁ PŘÍPOJKA DN150 ODVODŇOVACÍCH PRVKŮ

- LEGENDA INŽENÝRSKÝCH SÍTÍ**
- NEJ-LI UVEDENO JINAK, JEDNÁ SE O PODZEMNÍ TRASY
- SDĚLOVACÍ KABEL – CETIN
 - ELEKTRO NN nadzemní – ČEZ Distribuce
 - ELEKTRO NN podzemní – ČEZ Distribuce
 - VODOVOD – VaK Jablonné nad Orlicí

Souřadnicový systém S–JTSK, Výškový systém Bpv

	Ing. Jiří Cihlář dopravní inženýr projektant dopravních staveb mobil: 604 982 826	Autorizoval Vypracoval	Ing. Jiří Cihlář Ing. Jiří Cihlář	Profese	doprava
Místo stavby	na a podél hlavních pozemků 1467/8 a 1543/17 k.ú. Albrechtice u Lanškroun	Číslo zakázky	201911-2	Datum	12/2020
Stavebník	obec Albrechtice, Pardubický kraj	Stupeň	DPS	Revize	A
Objednatel dok.	Obec Albrechtice	Formát	4xA4	Paré	
Název akce	OBEC ALBRECHTICE CHODNÍKY PODÉL MÍSTNÍCH KOMUNIKACÍ	Měřítko	1:250	Číslo přílohy	D.1.101.2
Název objektu	SO101 – ZPEVNĚNÉ PLOCHY, ÚSEK A				
Název přílohy	SITUACE DOPRAVNÍHO ŘEŠENÍ				

Změny zakreslil: Ing. Radek KOPECKÝ	Zodpovědný projektant: podpis: <i>[Signature]</i>	Kontroloval: podpis: _____
Kraj: PARDUBICKÝ	Obec: ALBRECHTICE	Čís. zakázky: 2024001
Objednatel: OBEC ALBRECHTICE, ALBRECHTICE 145, 563 01 LANŠKROUN	Akce: CHODNÍKY PODÉL MÍSTNÍCH KOMUNIKACÍ V OBCI ALBRECHTICE	Datum: 10/2024
Část: SITUACE - SO 101	Měřítko: 1:250	Formát: 5xA4
	Stupeň: DSPS	Měřítko: 1:250
	Čís. přílohy: 1	Souprava: 1

Ing. Radek KOPECKÝ
Kozmova 115, 563 01 Lanškroun
IČ: 09049312
tel: +420 731 081 704;
e-mail: pds-kopecky@email.cz