


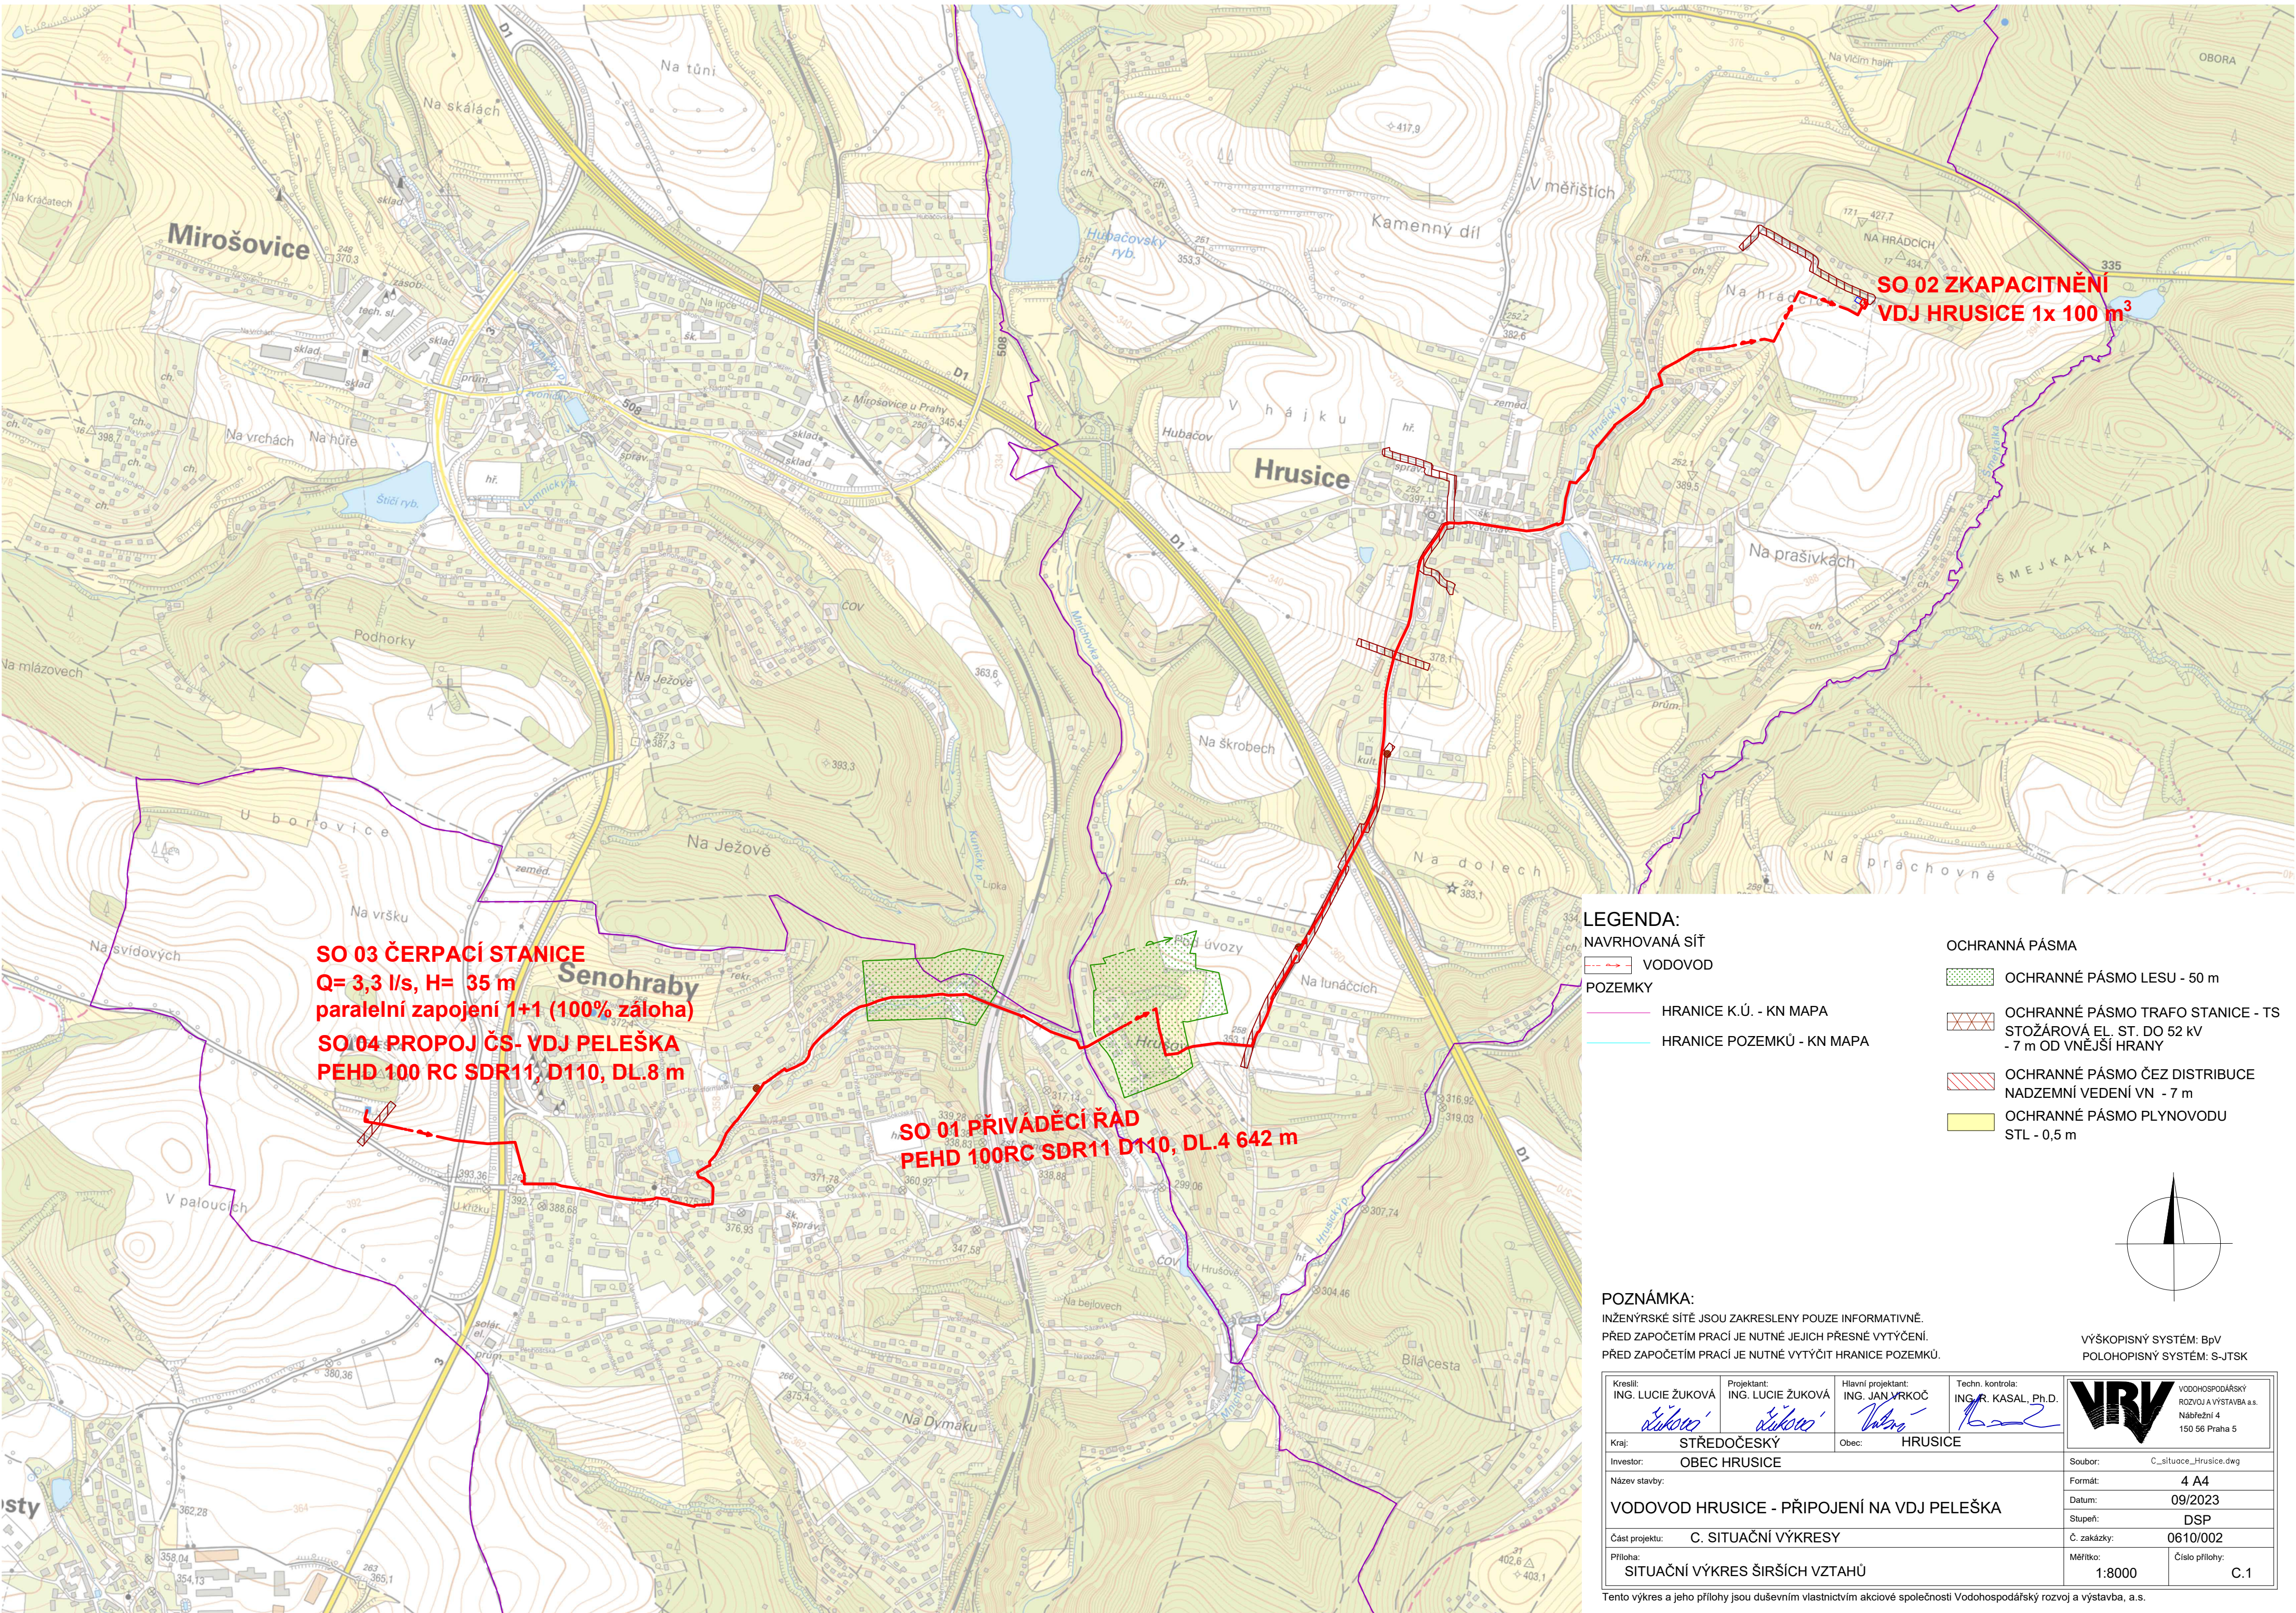

SO 03 ČERPACÍ STANICE
Q= 3,3 l/s, H= 35 m
paralelní zapojení 1+1 (100% záloha)
SO 04 PROPOJ ČS- VDJ PELEŠKA
PEHD 100 RC SDR11, D110, DL.8 m

SO 01 PŘÍVÁDEČÍ ŘÁD
PEHD 100RC SDR11 D110, DL.4 642 m

LEGENDA:

NAVROVANÁ SÍŤ

VODOVOD

POZEMKY

HRANICE K.Ú. - KN MAPA

HRANICE POZEMKŮ - KN MAPA

OCHRANNÁ PÁSMA

OCHRANNÉ PÁSMO LESU - 50 m

OCHRANNÉ PÁSMO TRAFO STANICE - TS

STOŽÁROVÁ EL. ST. DO 52 kV

- 7 m OD VNĚJŠÍ HRANY

OCHRANNÉ PÁSMO ČEZ DISTRIBUCE

NADZEMNÍ VEDENÍ VN - 7 m

OCHRANNÉ PÁSMO PLYNOVODU

STL - 0,5 m

POZNÁMKA:
INŽENÝRSKÉ SÍTĚ JSOU ZAKRESLENY POUZE INFORMATIVNĚ.
PŘED ZAPOČETÍM PRACÍ JE NUTNÉ JEJICH PŘESNÉ VYTÝČENÍ.
PŘED ZAPOČETÍM PRACÍ JE NUTNÉ VYTÝČIT HRANICE POZEMKŮ.

VÝŠKOPISNÝ SYSTÉM: BpV
POLOHOPISNÝ SYSTÉM: S-JTSK

Kreslil: ING. LUCIE ŽUKOVÁ	Projektant: ING. LUCIE ŽUKOVÁ	Hlavní projektant: ING. JAN VRKOČ	Techn. kontrola: ING. R. KASAL, Ph.D.	
Kraj: STŘEDOČESKÝ	Obec: HRUSICE	Soubor: C_situace_Hrusice.dwg	Formát: 4 A4	
Investor: OBEC HRUSICE		Datum: 09/2023	Stupeň: DSP	
Název stavby: VODOVOD HRUSICE - PŘIPOJENÍ NA VDJ PELEŠKA		Č. zakázky: 0610/002	Měřítko: 1:8000	Číslo přílohy: C.1
Část projektu: C. SITUAČNÍ VÝKRESY				
Příloha: SITUAČNÍ VÝKRES ŠIRŠÍCH VZTAHŮ				

Tento výkres a jeho přílohy jsou duševním vlastnictvím akciové společnosti Vodohospodářský rozvoj a výstavba, a.s.